


2 ЭТАЖ

1 ЭТАЖ

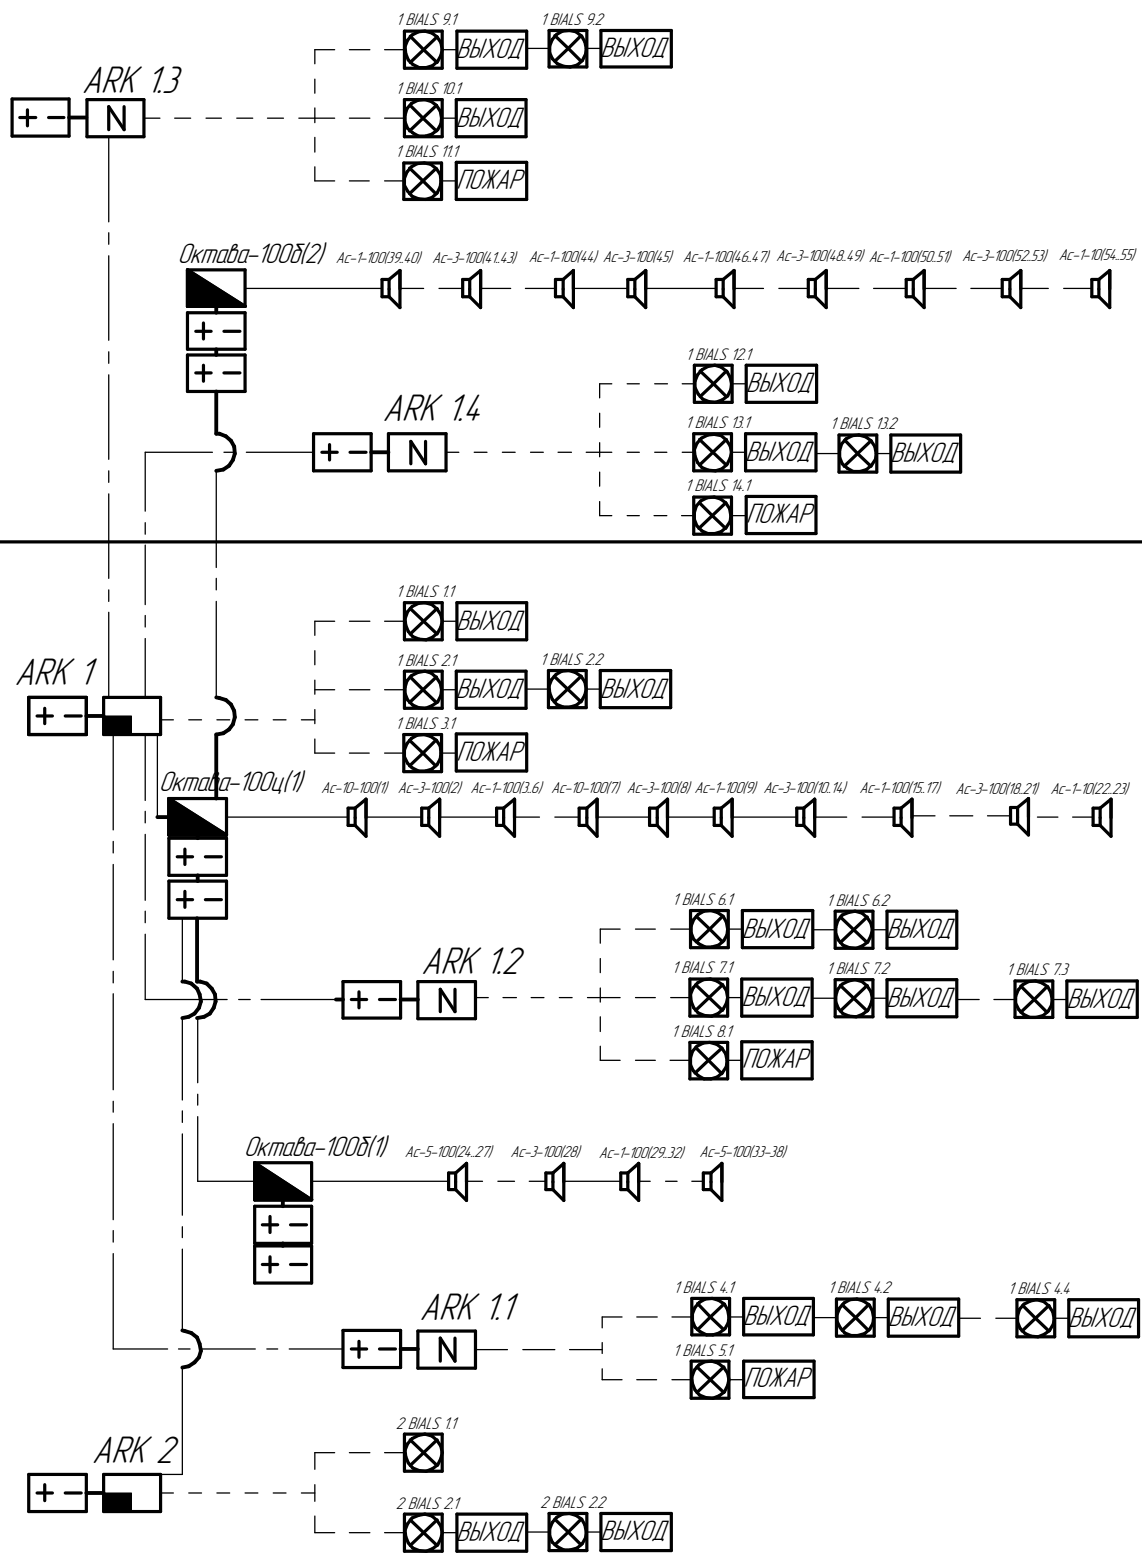

Согласовано

Взам. инв. №

Подп. и дата

Инв. № подл.

Изм.	Кол.уч.	Лист	№ док.	Подп.	Дата

15-10/15-55-К-ПР

Спортивный комплекс

Автоматическая пожарная сигнализация	Стадия	Лист	Листов
Система оповещения и управления эвакуацией людей при пожаре	П		
Структурная схема СОУЭЛ			